


BILANS POWIERZCHNI

Rzut pom. w-c

NR POM.	NAZWA POMIESZCZENIA	RODZAJ POSADZKI	POW. NETTO	POW. UZYTEK.
1.01	Korytarz	-	3.6	3.6
1.02	Rozdzielnia główna	-	3.4	3.4
1.03	W-c (męski)	plyt. cer.	8.7	8.7
1.04	W-c (damski)	plyt. cer.	10.5	10.5
OGOLEM SUMA POWIERZCHNI			26.2	26.2

WENTYLACJA WYWIEWNA

 : wentylator mechaniczny, wyciągowy
(wydajność wentylatora min. 50m³/h)
włączany równocześnie z oświetleniem ;

WENTYLACJA NAWIEWNA


wentylację nawiewną należy realizować przez zamontowanie nawiewników podokiennych oraz zamontowanie krętek nawiewnych w drzwiach

Wykaz urządzeń i sprzętu

1. Umywalka
2. Miska ustępowa
3. Pisuar
4. Złączka do węża

Kabina ustępowa

podział pom. w-c za pomocą laminatu kompaktowego HPL gr. 3cm do wys. 2,05m z prześwitem 0,15m od posadzki

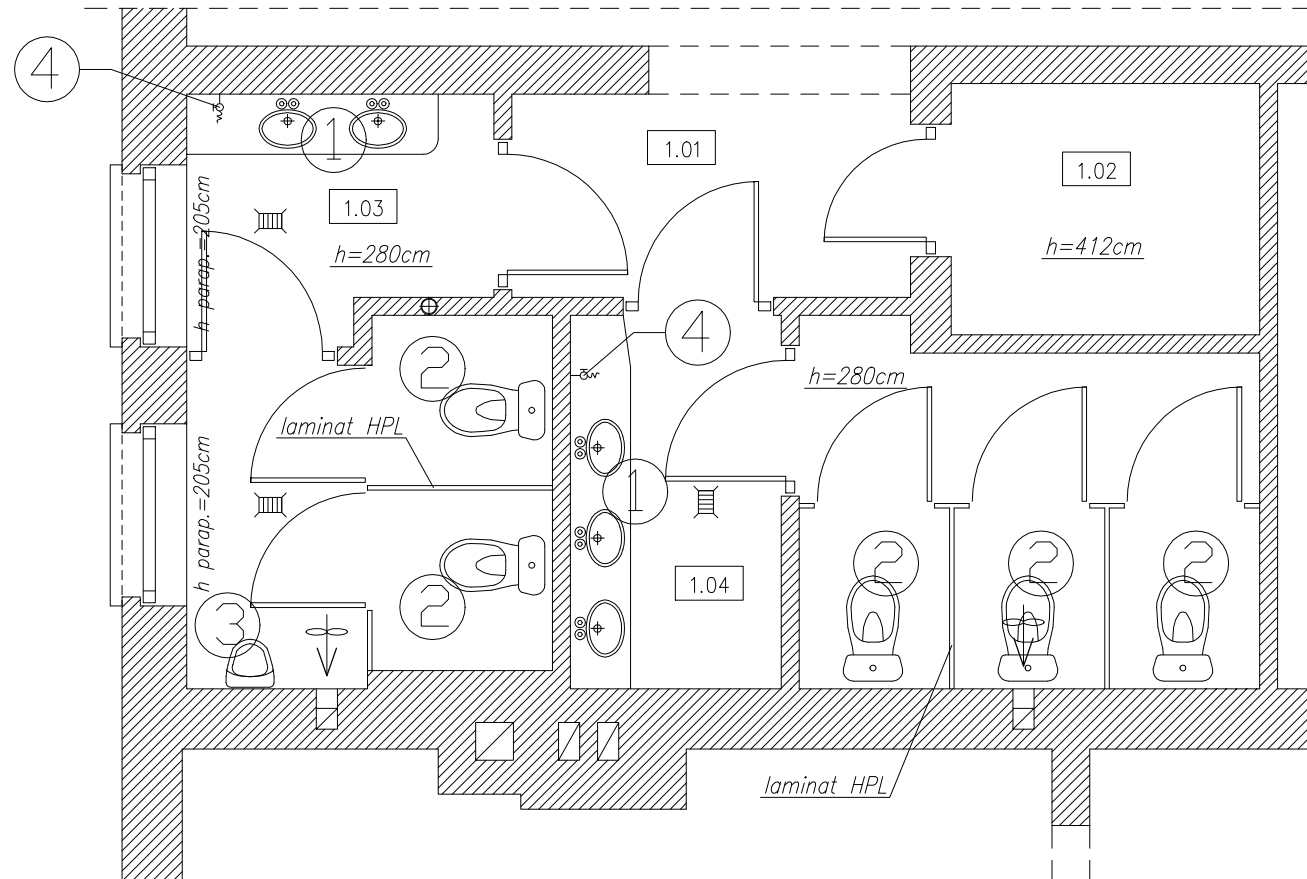

TECHNOLOGIA

SKALA 1:50

zamawiający	Ostrzeszowskie Centrum Kultury im. Antoniego Serbskiego ul. Gorgolewskiego 2, 63-500 Ostrzeszów	data	2014 grudzień
obiekt adres bud.	Kinoteatr - przebudowa pomieszczeń w-c ul. W.Gorgolewskiego 2, 63-500 Ostrzeszów, dz. nr 2316/7	nr rys./ str.	5/29
Rzut pom. w-c - technologia		skala	1:50
branża	Architektoniczno - budowlana		
	Imię i nazwisko	nr uprawnień	podpis
projektant arch.	mgr inż. arch. Emilia Pietrzak-Kurzyńska upr. proj. w specj. architektonicznej bez ograniczeń	58/09/DOIA	
opracował	inż. Wiktor Orzechowski		