

BILANS POWIERZCHNI


Rzut pom. w-c

NR POM.	NAZWA POMIESZCZENIA	RODZAJ POSADZKI	POW. NETTO	POW. UZYTEK.
1.01	Korytarz	-	3.6	3.6
1.02	Rozdzielnia główna	-	3.4	3.4
1.03	W-c (męski)	plyt. cer.	8.7	8.7
1.04	W-c (damski)	plyt. cer.	10.5	10.5
OGOLEM SUMA POWIERZCHNI			26.2	26.2

⌘ : wentylator mechaniczny, wyciągowy  
(wydajność wentylatora min. 50m<sup>3</sup>/h)  
włączany równocześnie z oświetleniem ;

UWAGA !

- Oparcie podciągów zgodnie z rys. jednak w przypadku stwierdzenia kanałów wentylacyjnych skonsultować się z projektantem

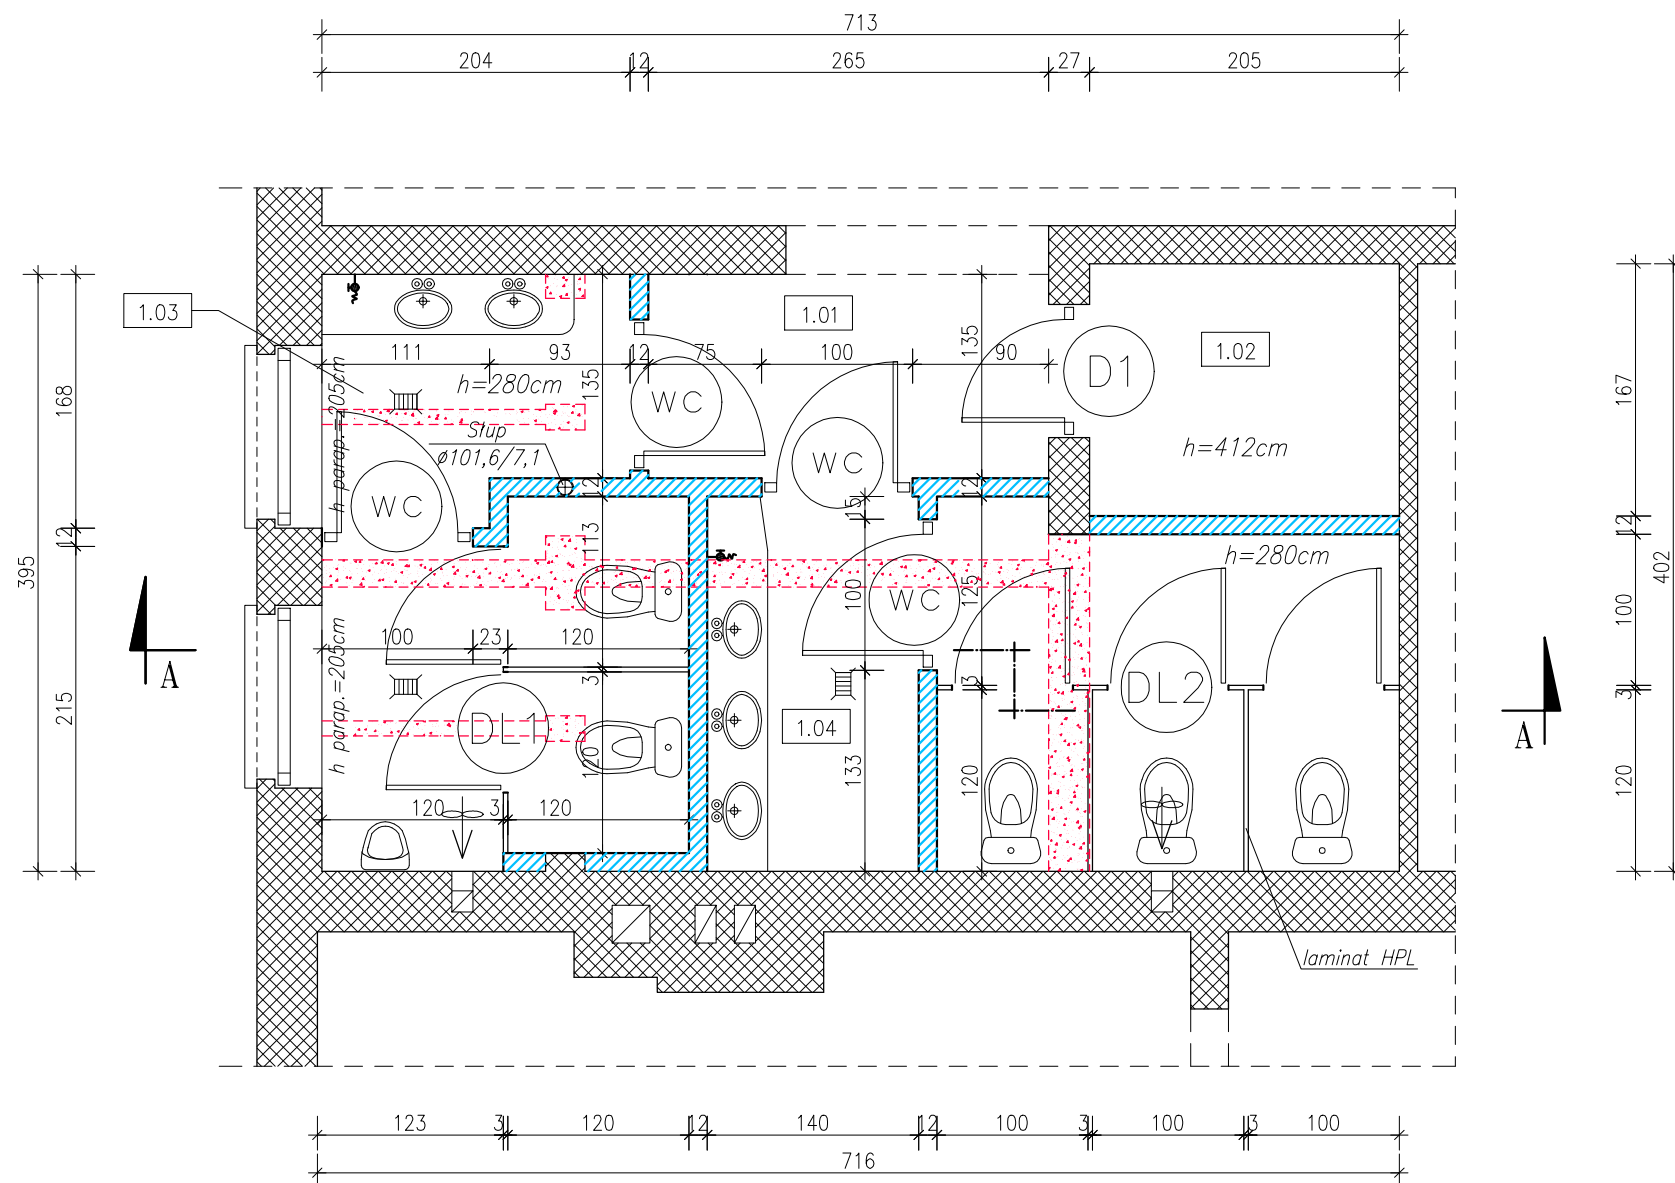

**RZUT POM. W-C**

**SKALA 1:50**

beton B20  
stal A - III i A - 0 (strzemiona)  
stal St3S  
otulina prętów zbrojenia: 20mm

Legenda:

-  Ściana projektowana
-  Ściana istniejąca
-  Rozbiórki, rozkucia

zamawiający	Ostrzeszowskie Centrum Kultury im. Antoniego Serbńskiego ul. Gorgolewskiego 2, 63-500 Ostrzeszów	data	2014 grudzień
obiekt adres bud.	Kinoteatr- przebudowa pomieszczeń w-c ul. W.Gorgolewskiego 2, 63-500 Ostrzeszów, dz. nr 2316/7	nr rys./ str.	4/28
Rzut pom. w-c - projekt			skala 1:50
branża	Architektoniczno - budowlana		
	Imię i nazwisko	nr uprawnień	podpis
projektant arch.	mgr inż. arch. Emilia Pietrzak-Kurzynska upr. proj. w specj. architektonicznej bez ograniczen	58/09/DOIA	
sprawił architekturę	mgr inż. arch. Radosław Maciejewski upr. proj. w specj. architektonicznej bez ograniczen	WP-OIA/OKK/UpB/19/2009	
projektant konstr.	inż. Anna Grzęda upr. w specj. konstr.-budowl. bez ograniczen upr. w specj. archit. ograniczone (do 1000m <sup>3</sup> )	UAN 7342-1/94 UAN 7342-2/94	
sprawił konstrukcję	mgr. inż. Marcin Wojtkowiak upr. w specj. konstr.-budowl. bez ograniczen	WKP/0219/POOK/04	
opracował	inż. Wiktor Orzechowski		